


Nastawa	Q [l/min]	Odbiorniki-Pomieszczenie	FHL [W]
	2,8	/ - OGR	1919
	2,8	/ - OGR	1919
	2,8	/ - OGR	1919
	2,8	/ - OGR	1919
	2,8	/ - OGR	1919

SCHEMAT - ROZDZIELACZE W KOTŁOWNI
- dodatkowy obieg pompowy z mieszaczem
dla ogrzewnia podłogowego ogrodu zimowego

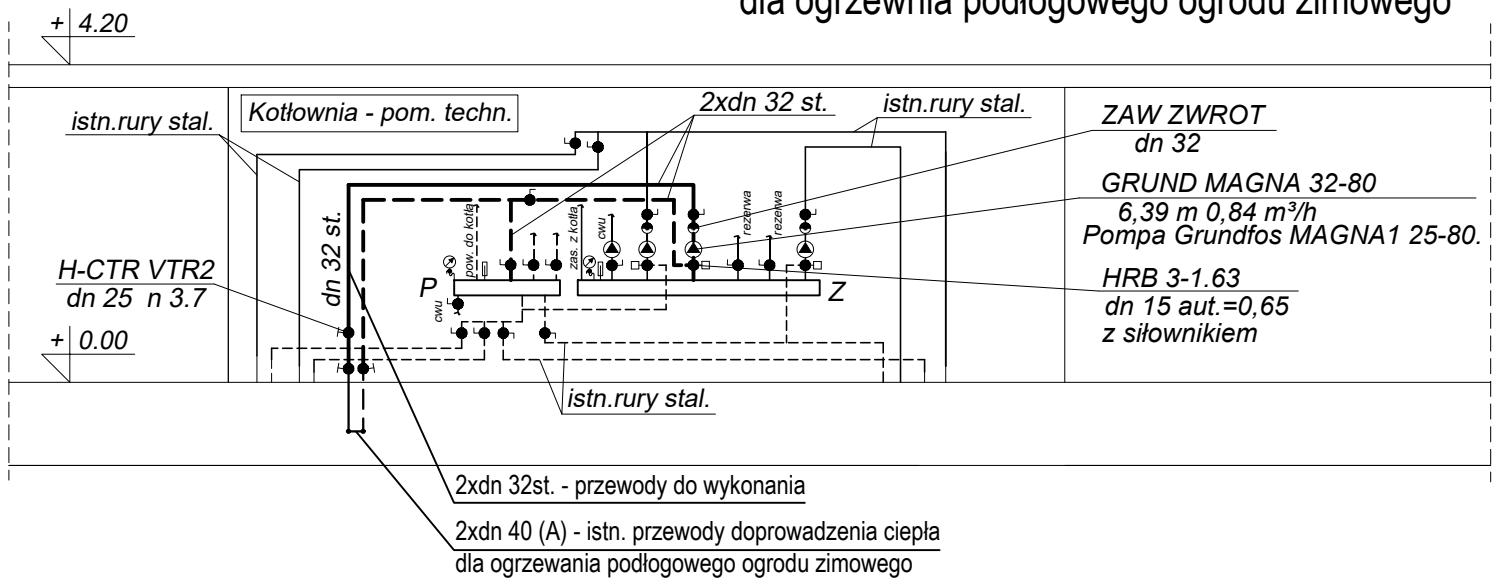

- UWAGI:
- Projekt rozpatrywać łącznie z opisem technicznym.
 - Wszelkie prace należy prowadzić zgodnie z zasadami sztuki budowlanej, szczegółowymi zaleceniami polskich przepisów, norm branżowych, atestów dopuszczeń do stosowania oraz według zaleceń i zgodnie z technologiami producentów wszelkich wyrobów i systemów stosowanych w realizacji projektu, ze szczególnym uwzględnieniem przepisów BHP.
 - Nie należy prowadzić robót w oparciu o dokumentację jednej branży bez sprawdzenia ich odniesień do pozostałych branż.
 - Przed przystąpieniem do prac budowlanych wszystkie wymiary należy sprawdzić w naturze. W przypadku stwierdzenia niezgodności należy zwrócić się do Projektanta.
 - Wszelkie propozycje rozwiązań zamiennych należy uzgodnić i uzyskać akceptację Inwestora dla ich wprowadzenia.
 - Montaż wszystkich instalacji rurowych i urządzeń należy prowadzić w ścisłej koordynacji z wykonawcami pozostałych instalacji.

OZNACZENIA:			
<div><div>dn 18x2 (D)</div><div></div></div>		przewody ogrzewania podłogowego - rury PE-RT Blue Floor, o średnicy dn18, z powłoką antydyfuzyjną EVOH obszar ogrzewania podłogowego	
<div><div>dn 32 (B)</div><div></div></div>		przewody w kotłowni - rury stalowe czarne ze szwem z usuniętym wypływem, przewodowe	
<div><div>dn 32 (A)</div><div></div></div>		przewody w kanale podpodłogowym, istniejące	
DATA:		ZMIANA:	
INWESTOR:			
FUNDACJA "CENTRUM EUROPEJSKIE NATOLIN" ul. NOWOURSYNOWSKA 74 02-792 WARSZAWA			
TEMAT:			
BUDOWA OGRODU ZIMOWEGO (DOBUDOWA DO ISTNIEJĄCEGO BUDYNKU DAWNEJ STAJNI)			
ADRES:		DZ. EW. 2 W OBRĘBIE 1-11-16 PRZY ul. NOWOURSYNOWSKIEJ 84 W DZIELNICY WILANÓW W WARSZAWIE	
FAZA:		PROJEKT WYKONAWCZY	W
BRANŻA:		ARCHITEKTURA	A
JEDNOSTKA PROJEKTOWA:			
<div><div></div><div>BULANDA , MUCHA - ARCHITEKCI Sp. z o.o. ul.Lipińska 4, 01-833 Warszawa tel: 022 561 01 50, fax: 022 561 01 51, e-mail: pracownia@bimarch.pl</div></div>			
BRANŻA:		SANITARNA	S
JEDNOSTKA BRANŻOWA:			
<div><div></div><div>PRACOWNIA PROJEKTOWO-WYKONAWCZA "SAN-DOM" ul. Jęgosłowińska 8 / 9, 03-984 Warszawa biuro: ul. Warkocza 6 lok. 202, 02-796 Warszawa, tel.: (+48) 22 643 34 99; e-mail: pracownia-dom@post.pl</div></div>			
PROJEKTANT:		NR UPR.: MAZ/0112/PWOS/03	PODPIS:
SPRAWDZAJĄCY:		mgr inż. GRZEGORZ ROBAKOWSKI Wa-460/92	
TYTUŁ RYS.:		RZUT PARTERU I SCHEMAT INSTALACJA CENTRALNEGO OGRZEWANIA PODŁOGOWEGO	OPR. RYS.: -
			SKALA: 1:100
DATA:		WARSZAWA, CZERWIEC 2020 r.	TOM: I
NR RYS.:		180-PW-Ico-01	INDEKS: Ico
			NR STR.: